


DETTAGLI E PARTICOLARI COSTRUTTIVI
VISTA IN SEZIONE

PROGETTO - SCALA 1:50

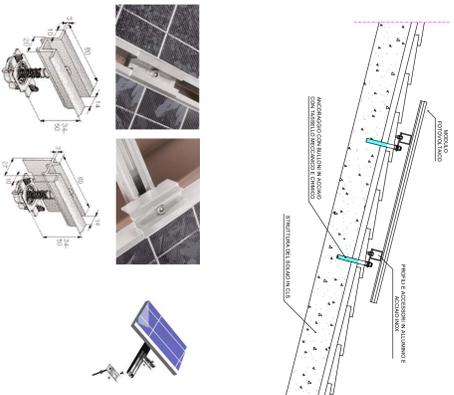

COMUNE DI SARDEGARA
Provincia del Sud Sardegna

LAVORI DI EFFICIENTAMENTO ENERGETICO DELLA
CASA COMUNALE

PROGETTO ESECUTIVO


PIANTA DELLE COPERTURE:
PIANIMERIA IMPIANTO FOTOVOLTAICO,
PIANTE E PROGETTI DISLOCAZIONE IMPIANTI.

2


Progettista incaricato:
Ing. LUCA MARONGIU

Ottobre 2019


Responsabile del Procedimento
dott. Ing. Prospero CORRAS

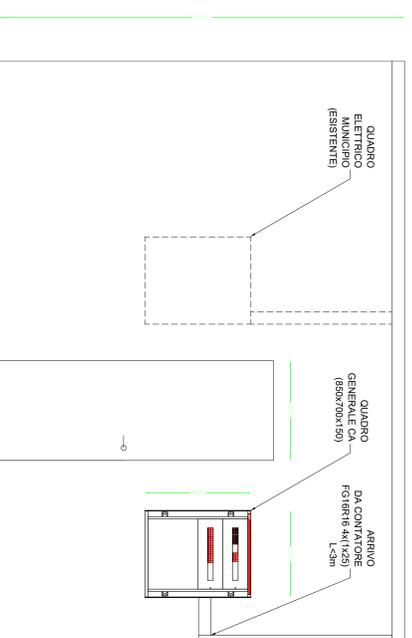


PARTICOLARE INSTALLATIVO LOCALE TECNICO
PARETE CON PORTA
SITUAZIONE DI PROGETTO - SCALA 1:20

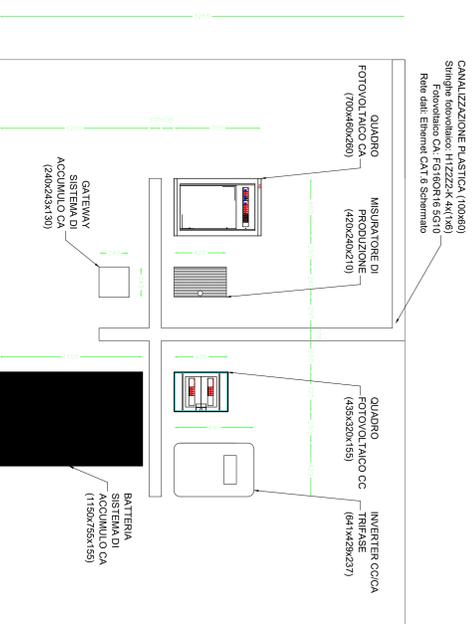


PARTICOLARE INSTALLATIVO LOCALE TECNICO
PARETE LIBERA
SITUAZIONE DI PROGETTO - SCALA 1:20

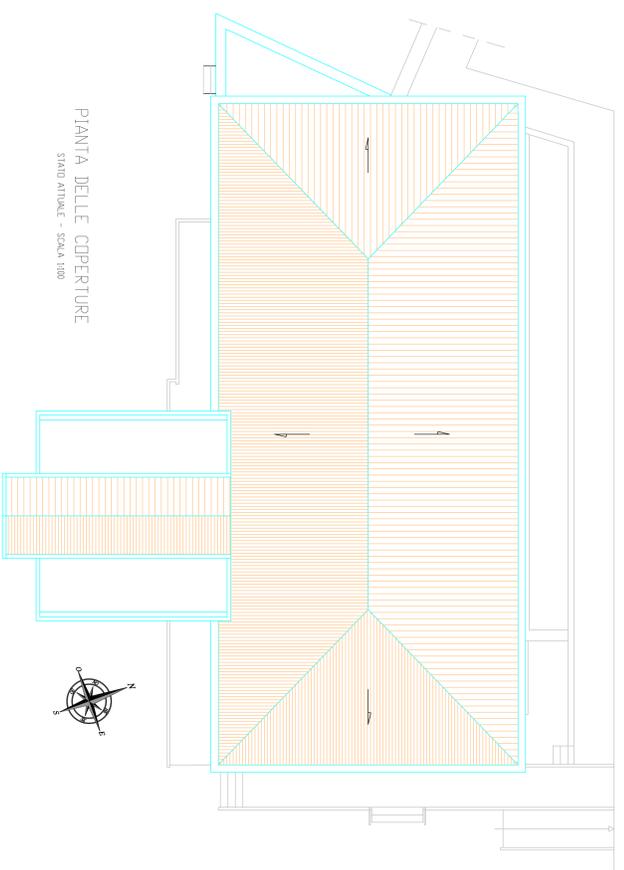


PIANTA DELLE COPERTURE
STATO ATTUALE - SCALA 1:100

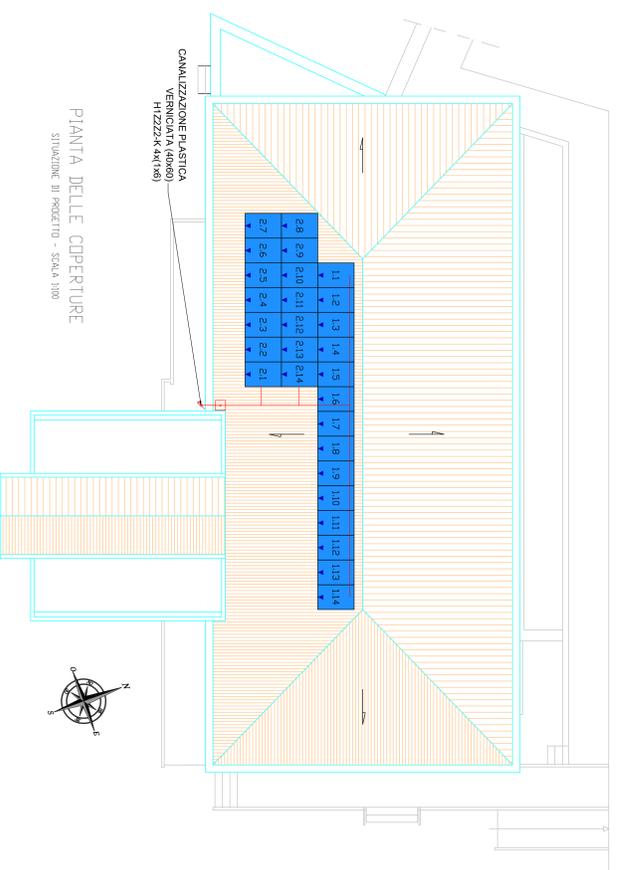


PIANTA DELLE COPERTURE
SITUAZIONE DI PROGETTO - SCALA 1:100

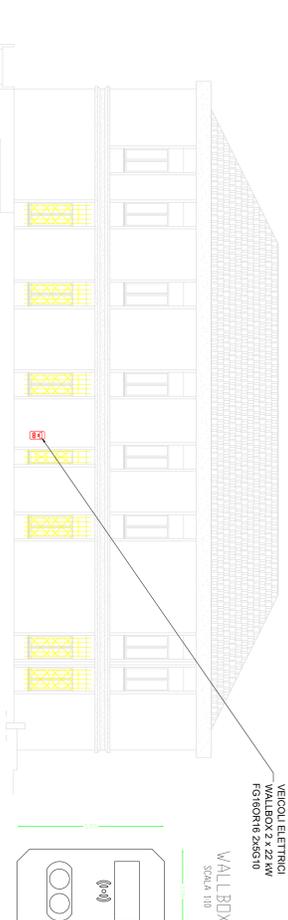

PROSPETTO POSTERIORE
SITUAZIONE DI PROGETTO - SCALA 1:100

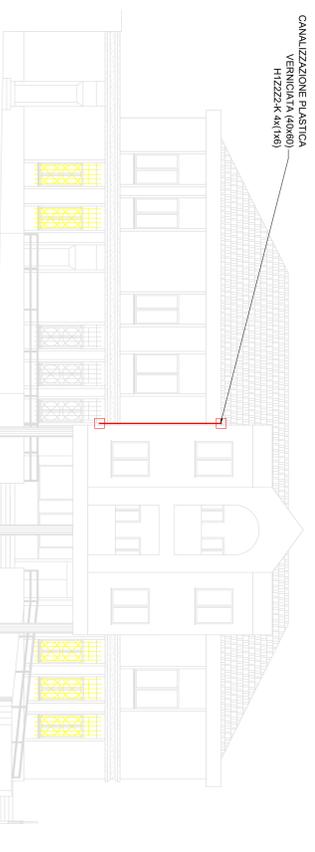

PROSPETTO FRONTALE
SITUAZIONE DI PROGETTO - SCALA 1:100

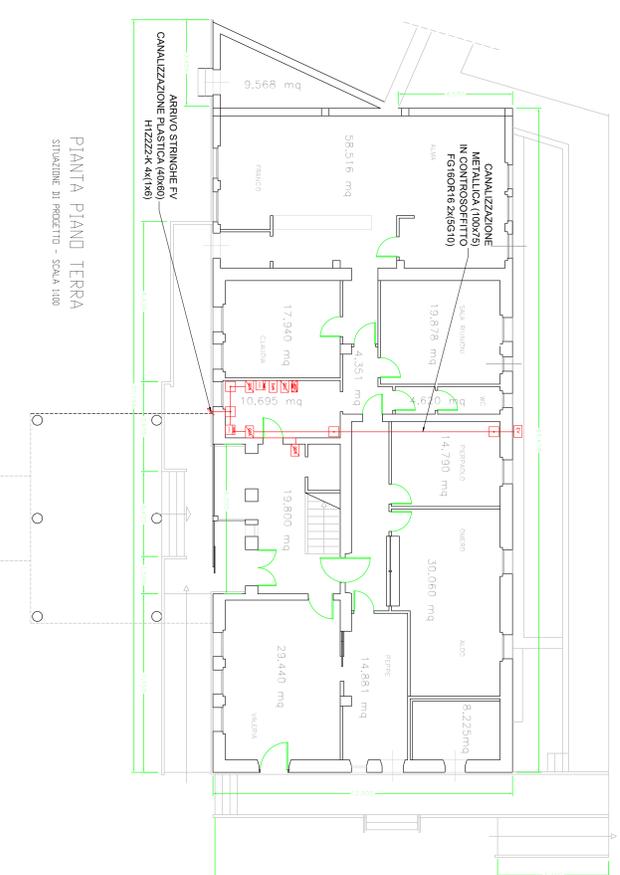

PIANTA PIANO TERRA
SITUAZIONE DI PROGETTO - SCALA 1:100

LEGENDA

	QUADRO DI CAMPO
	INVERTER
	QUADRO CA
	MISURATORE DI ENERGIA
	SISTEMA DI ACCUMULO DI ENERGIA ELETTRICA
	STAZIONE DI RICERCA PER VEICOLI ELETTRICI